

Имя, № подл.	Подп. и дата	Взам. инв. №

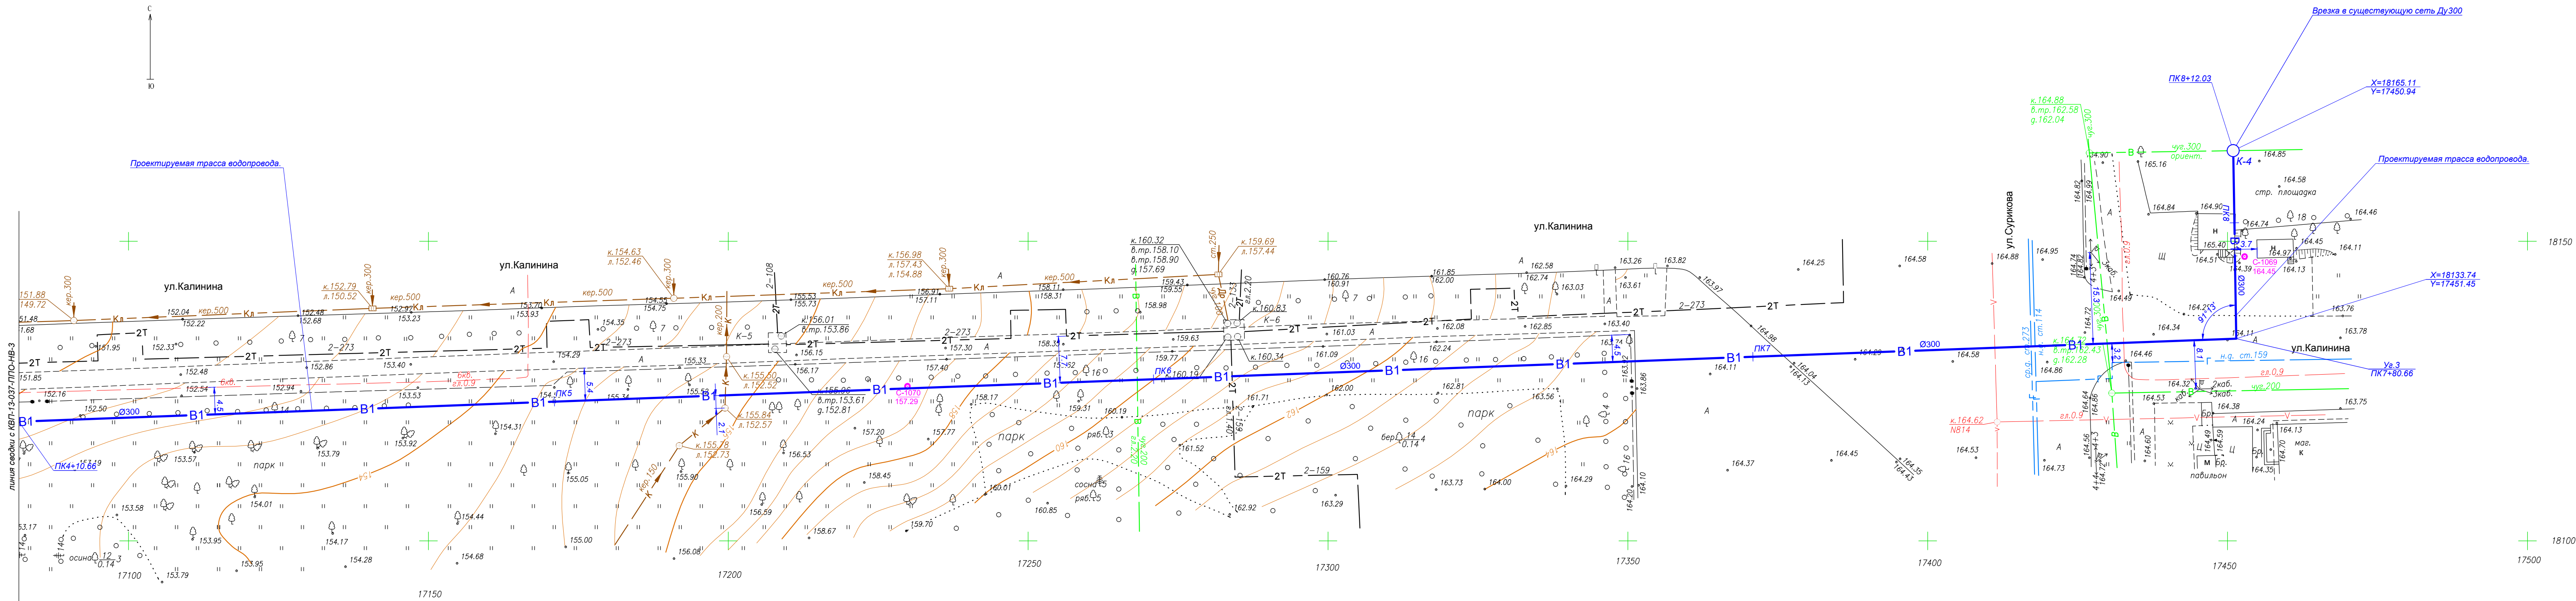


Схема расположения листов

НВ-3	НВ-4
------	------

Условные обозначения:

- - наименование выработки и ее номер
- XXX - абсолютная отметка выработки
- В1 — проектируемая трасса водопровода
- - прямоугольный водопроводный колодец
- - круглый водопроводный колодец
- - мокрый колодец
- K-2 - номер водопроводного колодца
- M-1 - номер мокрого колодца

Примечания:

- Система координат МСК -43.
- Система высот Балтийская 1977 г.
- Сплошные горизонтали проведены через 0.5 м.
- Продольный профиль проектируемой трассы водовода см. КВП-13-037-ППО-НВ-6.
- ПК4+10.66 - ПК4+80.66 переход методом ГНБ, L=70.0 м.
- ПК4+80.66 - ПК5+70.66 переход методом ГНБ, L=90.0 м.
- ПК5+70.66 - ПК6+84.66 переход методом ГНБ, L=114.0 м.
- ПК6+84.66 - ПК7+80.66 переход методом ГНБ, L=96.0 м.

КВП-13-037-ППО-НВ					
Сети водопровода по ул. Калинина от ул. Пугачева до границы земельного участка, отведенного под строительство группы жилых домов в квартале ул. Сурикова, ул. Калинина, ул. Тургенева в г. Кирове.					
Изм.	Кол.уч.	Лист	№ док.	Подпись	Дата
Разраб.	Дектерев Н.В.	08.13			
Проверил	Бовданов Е.В.	08.13			
Н. контр.				Елисеев К.Ю.	08.13
План проектируемой трассы водопровода ПК4+10.66 - ПК8+12.03. Масштаб 1:500				ОАО "Кировводпроект" г. Киров	
				Стадия	Лист
				П	4