


Инф. N подл. Подп. и дата Взам. инф. N

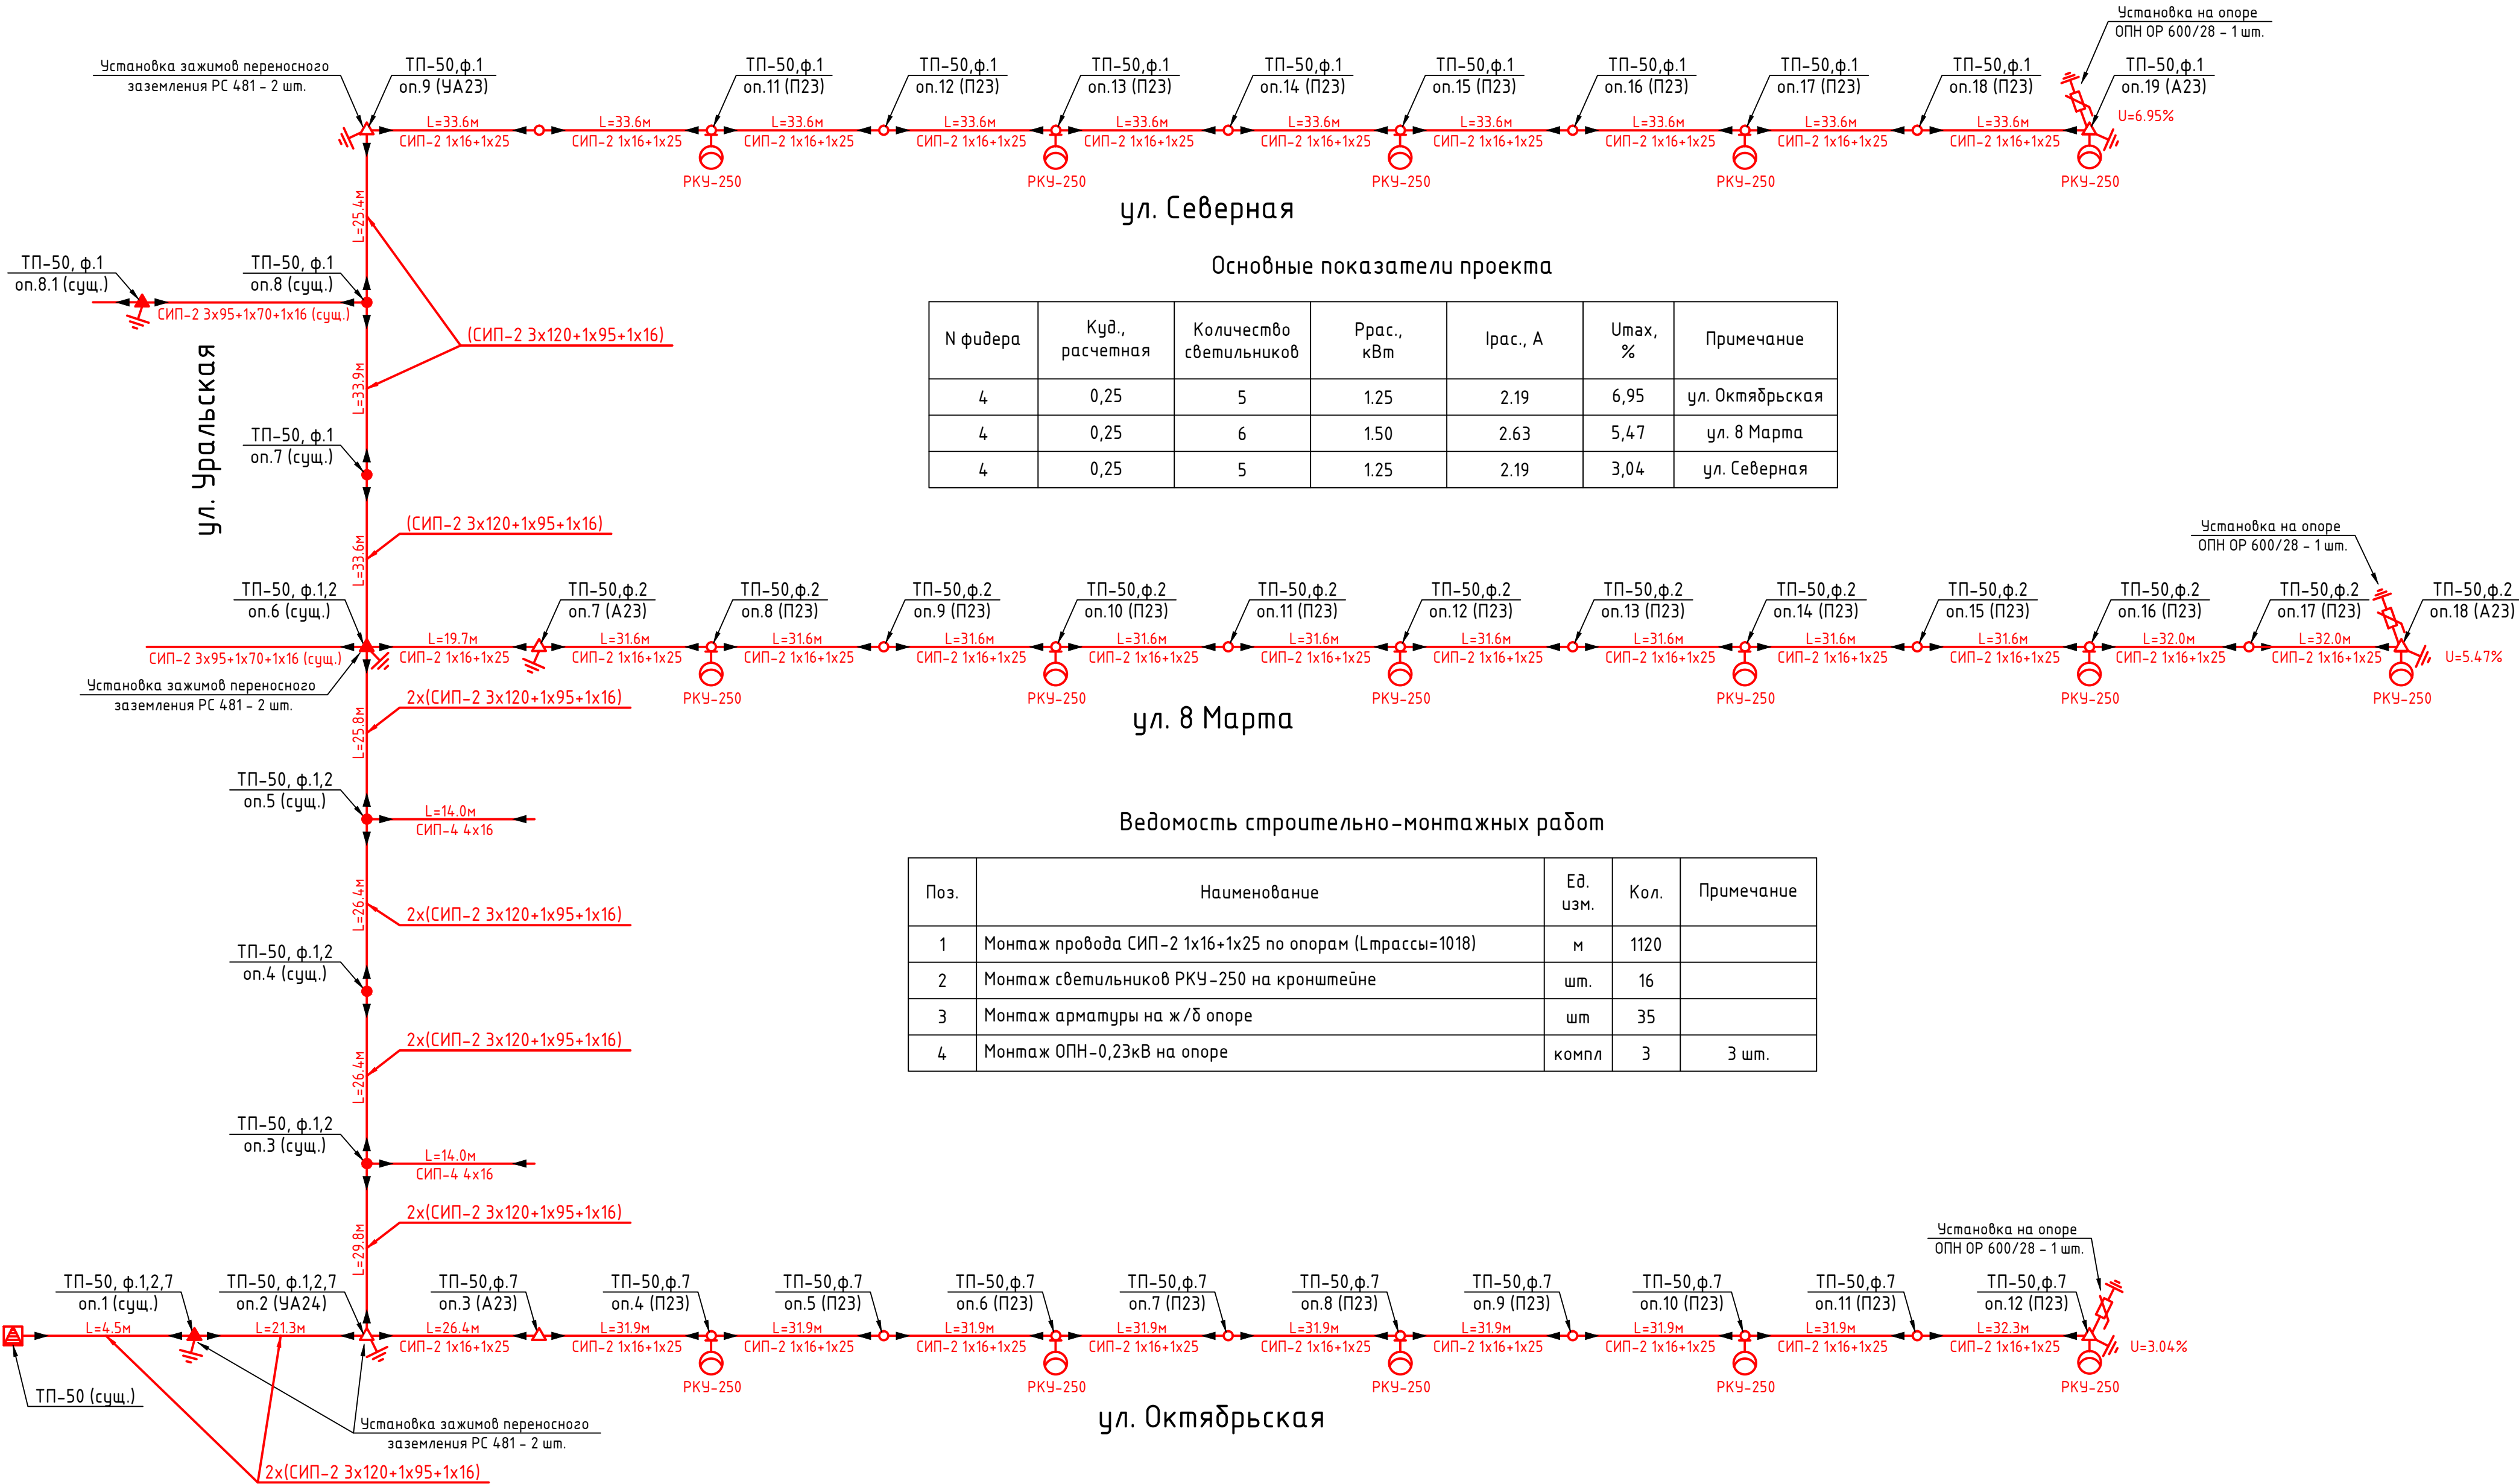

ул. Северная

Основные показатели проекта

N фидера	Куд., расчетная	Количество светильников	Ррас., кВт	Ирас., А	Umax, %	Примечание
4	0,25	5	1.25	2.19	6,95	ул. Октябрьская
4	0,25	6	1.50	2.63	5,47	ул. 8 Марта
4	0,25	5	1.25	2.19	3,04	ул. Северная

ул. 8 Марта

Ведомость строительно-монтажных работ

Поз.	Наименование	Ед. изм.	Кол.	Примечание
1	Монтаж провода СИП-2 1х16+1х25 по опорам (Lтрассы=1018)	м	1120	
2	Монтаж светильников РКУ-250 на кронштейне	шт.	16	
3	Монтаж арматуры на ж/б опоре	шт	35	
4	Монтаж ОПН-0,23кВ на опоре	компл	3	3 шт.

ул. Октябрьская

Ведомость пуско-наладочных работ

Поз.	Наименование	Ед. изм.	Кол.	Примечание
1	Измерение тока утечки ОПН-0.23 кВ	изм	3	
2	Измерение изоляции ОПН-0.23 кВ	изм	3	
3	Измерение переходного сопротивления ОПН-0.23 кВ	изм	3	
4	Измерение сопротивления изоляции СИПа	изм	1	2-х жил.

						МБС-03-2014-ЭН			
						Строительство ВЛИ-0,4 кВ от ТП-50 , г. Александровск			
Изм.	Колуч.	Лист	Ндж.	Подп.	Дата		Стадия	Лист	Листов
							Р	2	
Утверд.	Спешилов					Схема сетей наружного электроосвещения	000 "СИАР"		
Разраб.	Меньшиков								